


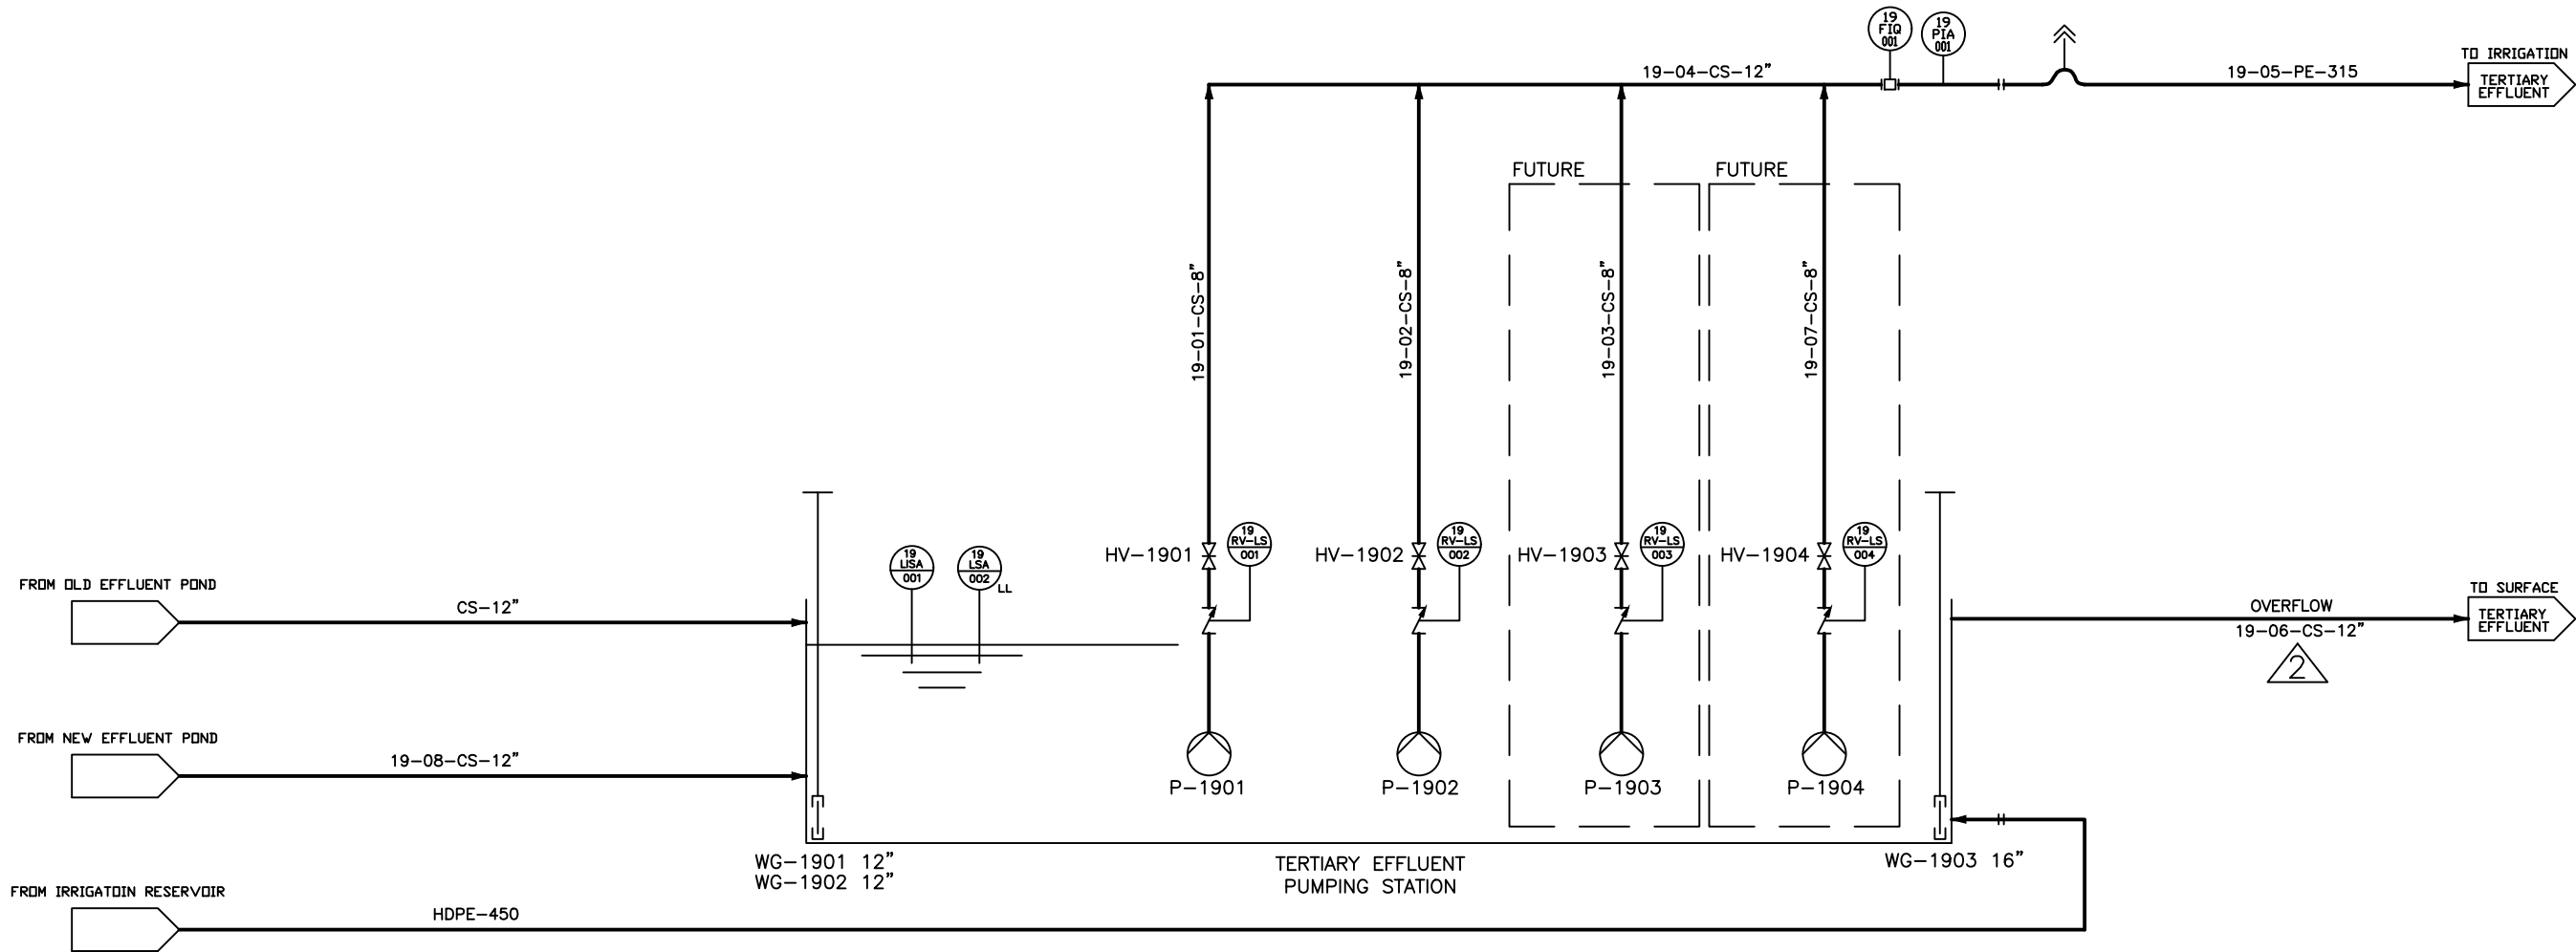

010.12.10

מס' תאריך

21.02.10

תכנון

01.02.10

שרטוט

01.02.10

בקר

01.02.10

אשר

מס' תאריך

תכנון

שרטוט

בקר

אשר

לעיון

למכרז

לביצוע

מחזור/שינוי

פרויקט:

תחנת שאיבה לקולחים מסייח חולית

שם התכנית:

P&ID-19
TERTIARY EFFLUENT
PUMPING STATION

לוח:



levels in :
measures in:
scale :

drawing size
A3

project number
388

file number
388-12-00-019

drawing number
388-12-00-019

www.dhvm.com

09-8853901

09-8852312

09-8853901

09-8852312

© DHV MED Ltd. All rights reserved. This drawing is the property of DHV MED Ltd. and may be used without written permission for any work other than that for which it was made.

09-8853901

09-8852312