


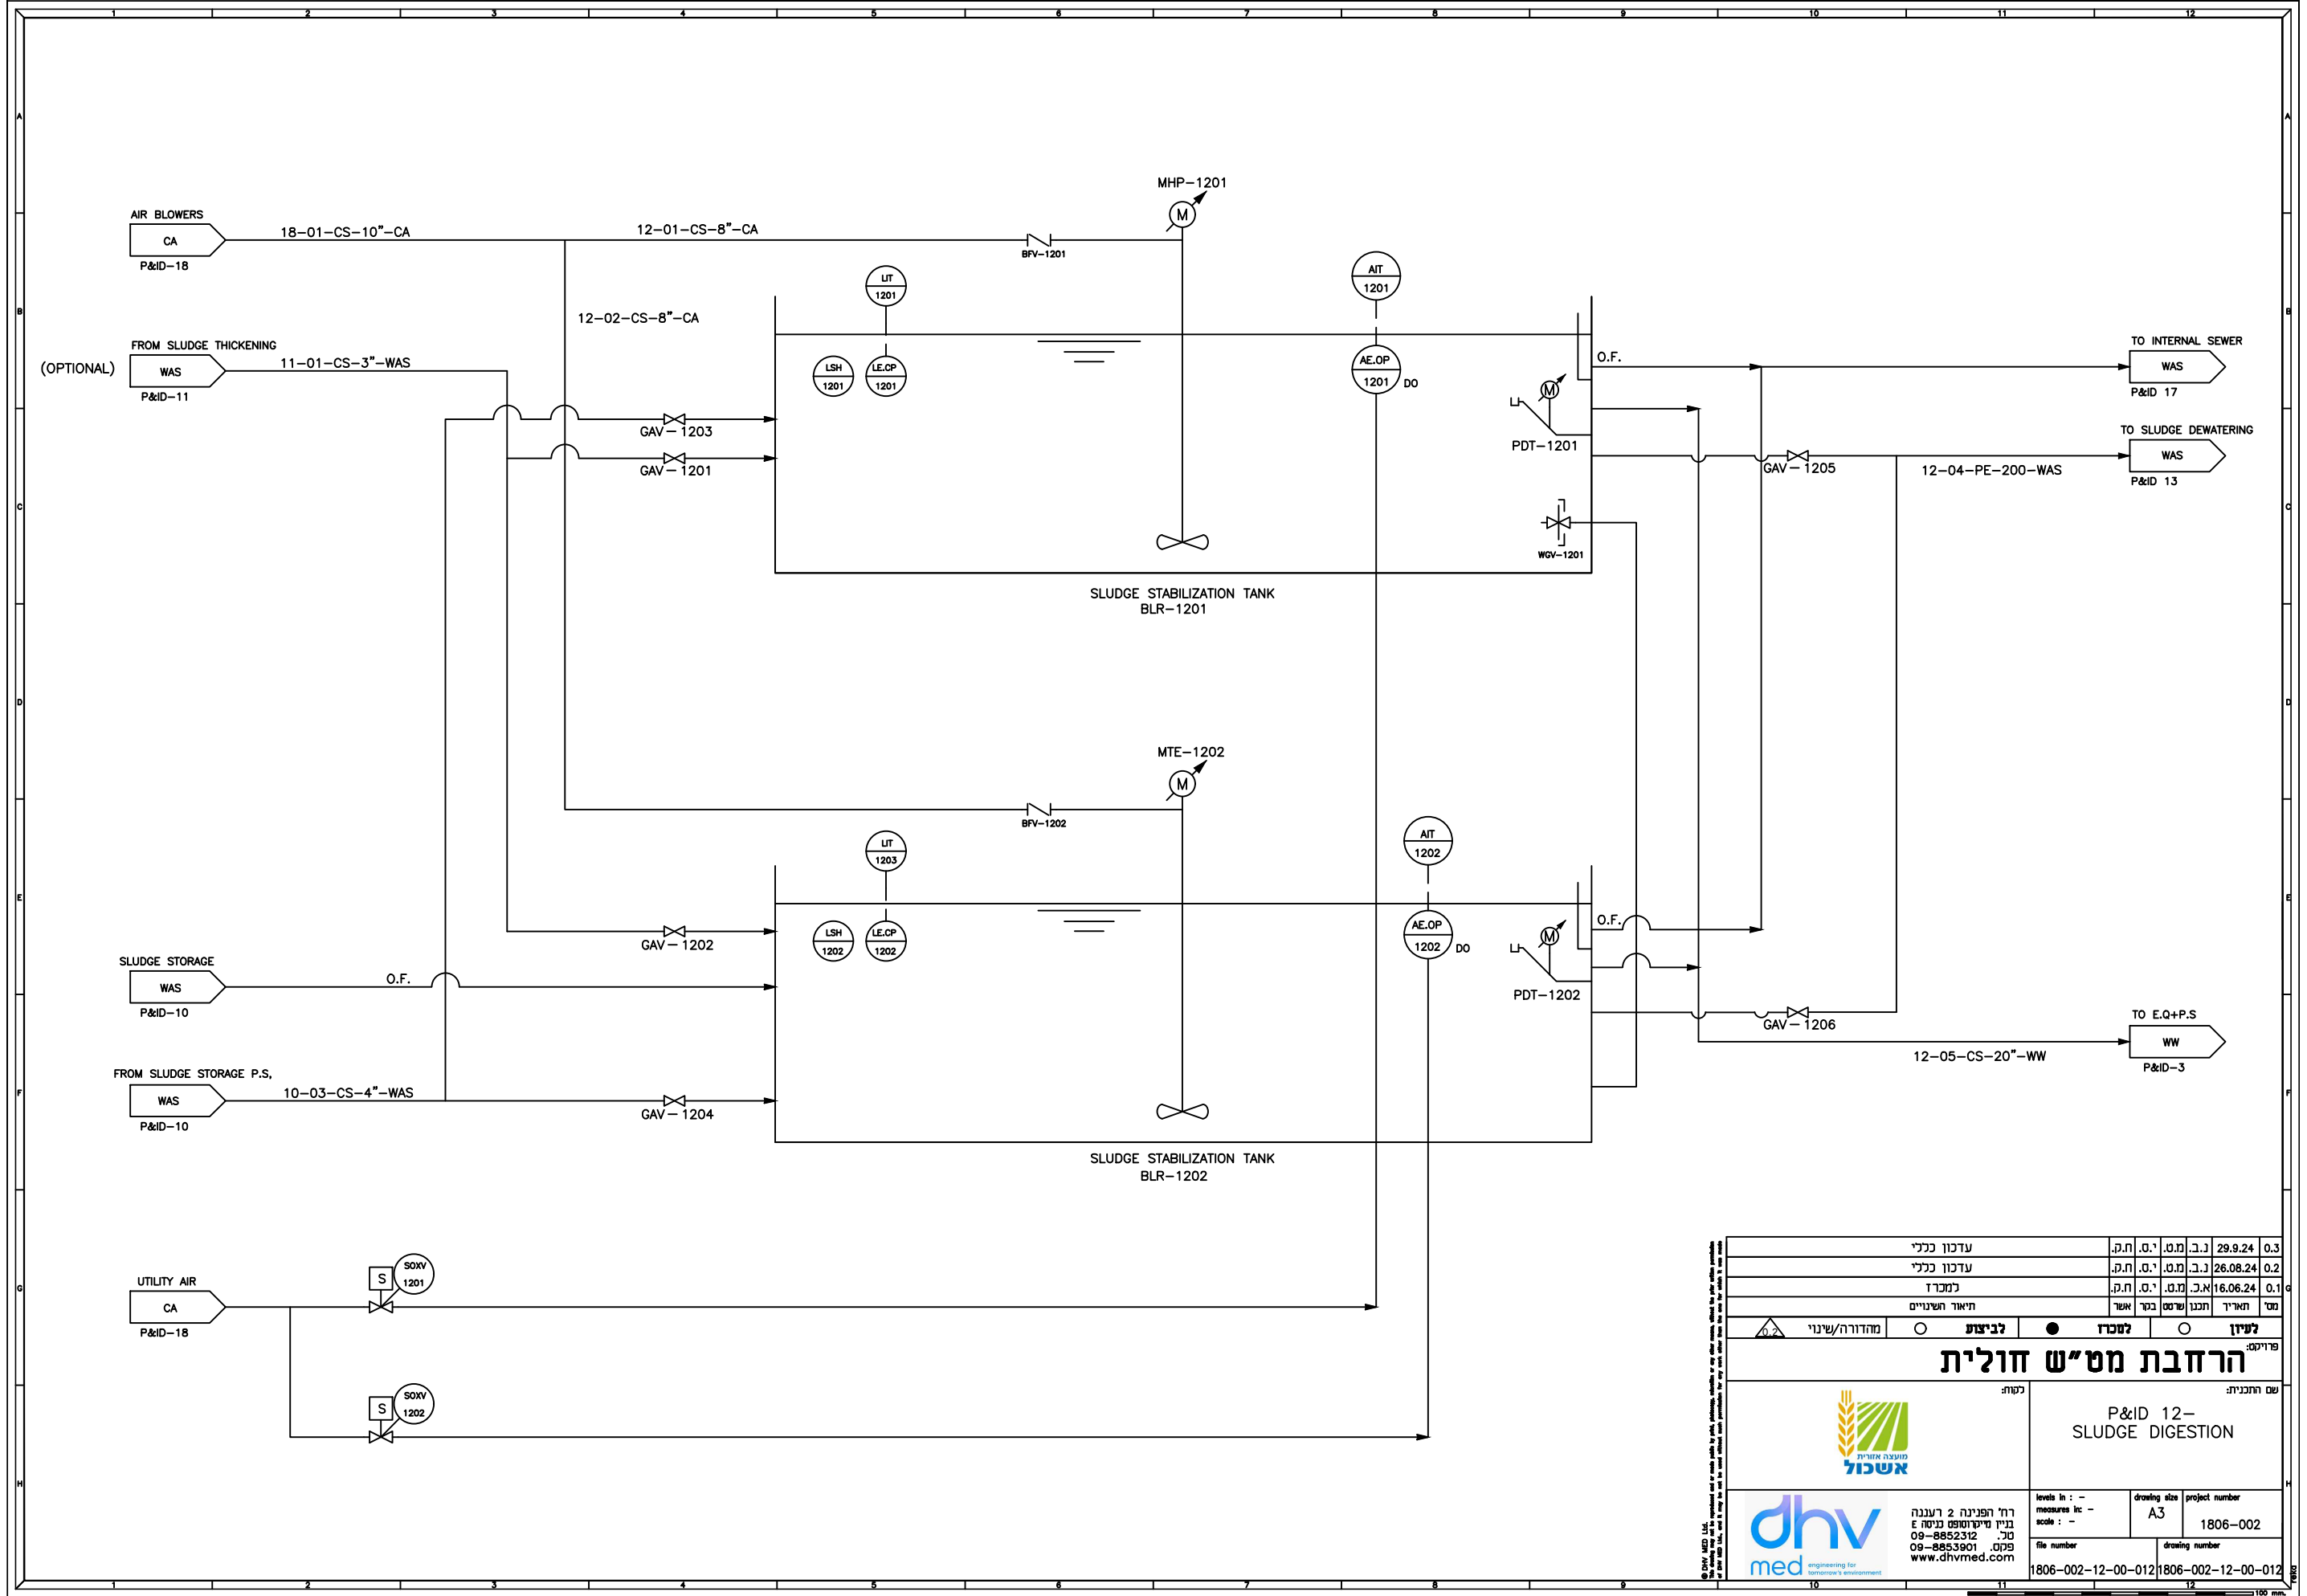

עדין כלי	ח.ק.	י.ט.	מ.ט.	נ.ב.	29.9.24	0.3
עדין כלי	ח.ק.	י.ט.	מ.ט.	נ.ב.	26.08.24	0.2
למכר	ח.ק.	י.ט.	מ.ט.	נ.ב.	16.06.24	0.1
חידור השניים	אשר	נרשם	בכר	חכנו	מס	
לעין	לניצ	לעין	לעין	לעין	לעין	לעין

הרחבת מט"ש חולית

שם התכנית: P&ID 12- SLUDGE DIGESTION

סוכן:

dhv med engineering for sustainable environment

רח' הפנינה 2 רעננה
בנין יוקרעופע נרשם
טל. 09-8852312
פקס. 09-8853901
www.dhvmed.com

levels in : - measures in : - scale : -	drawing size A3	project number 1806-002
file number 1806-002-12-00-012	drawing number 1806-002-12-00-012	