


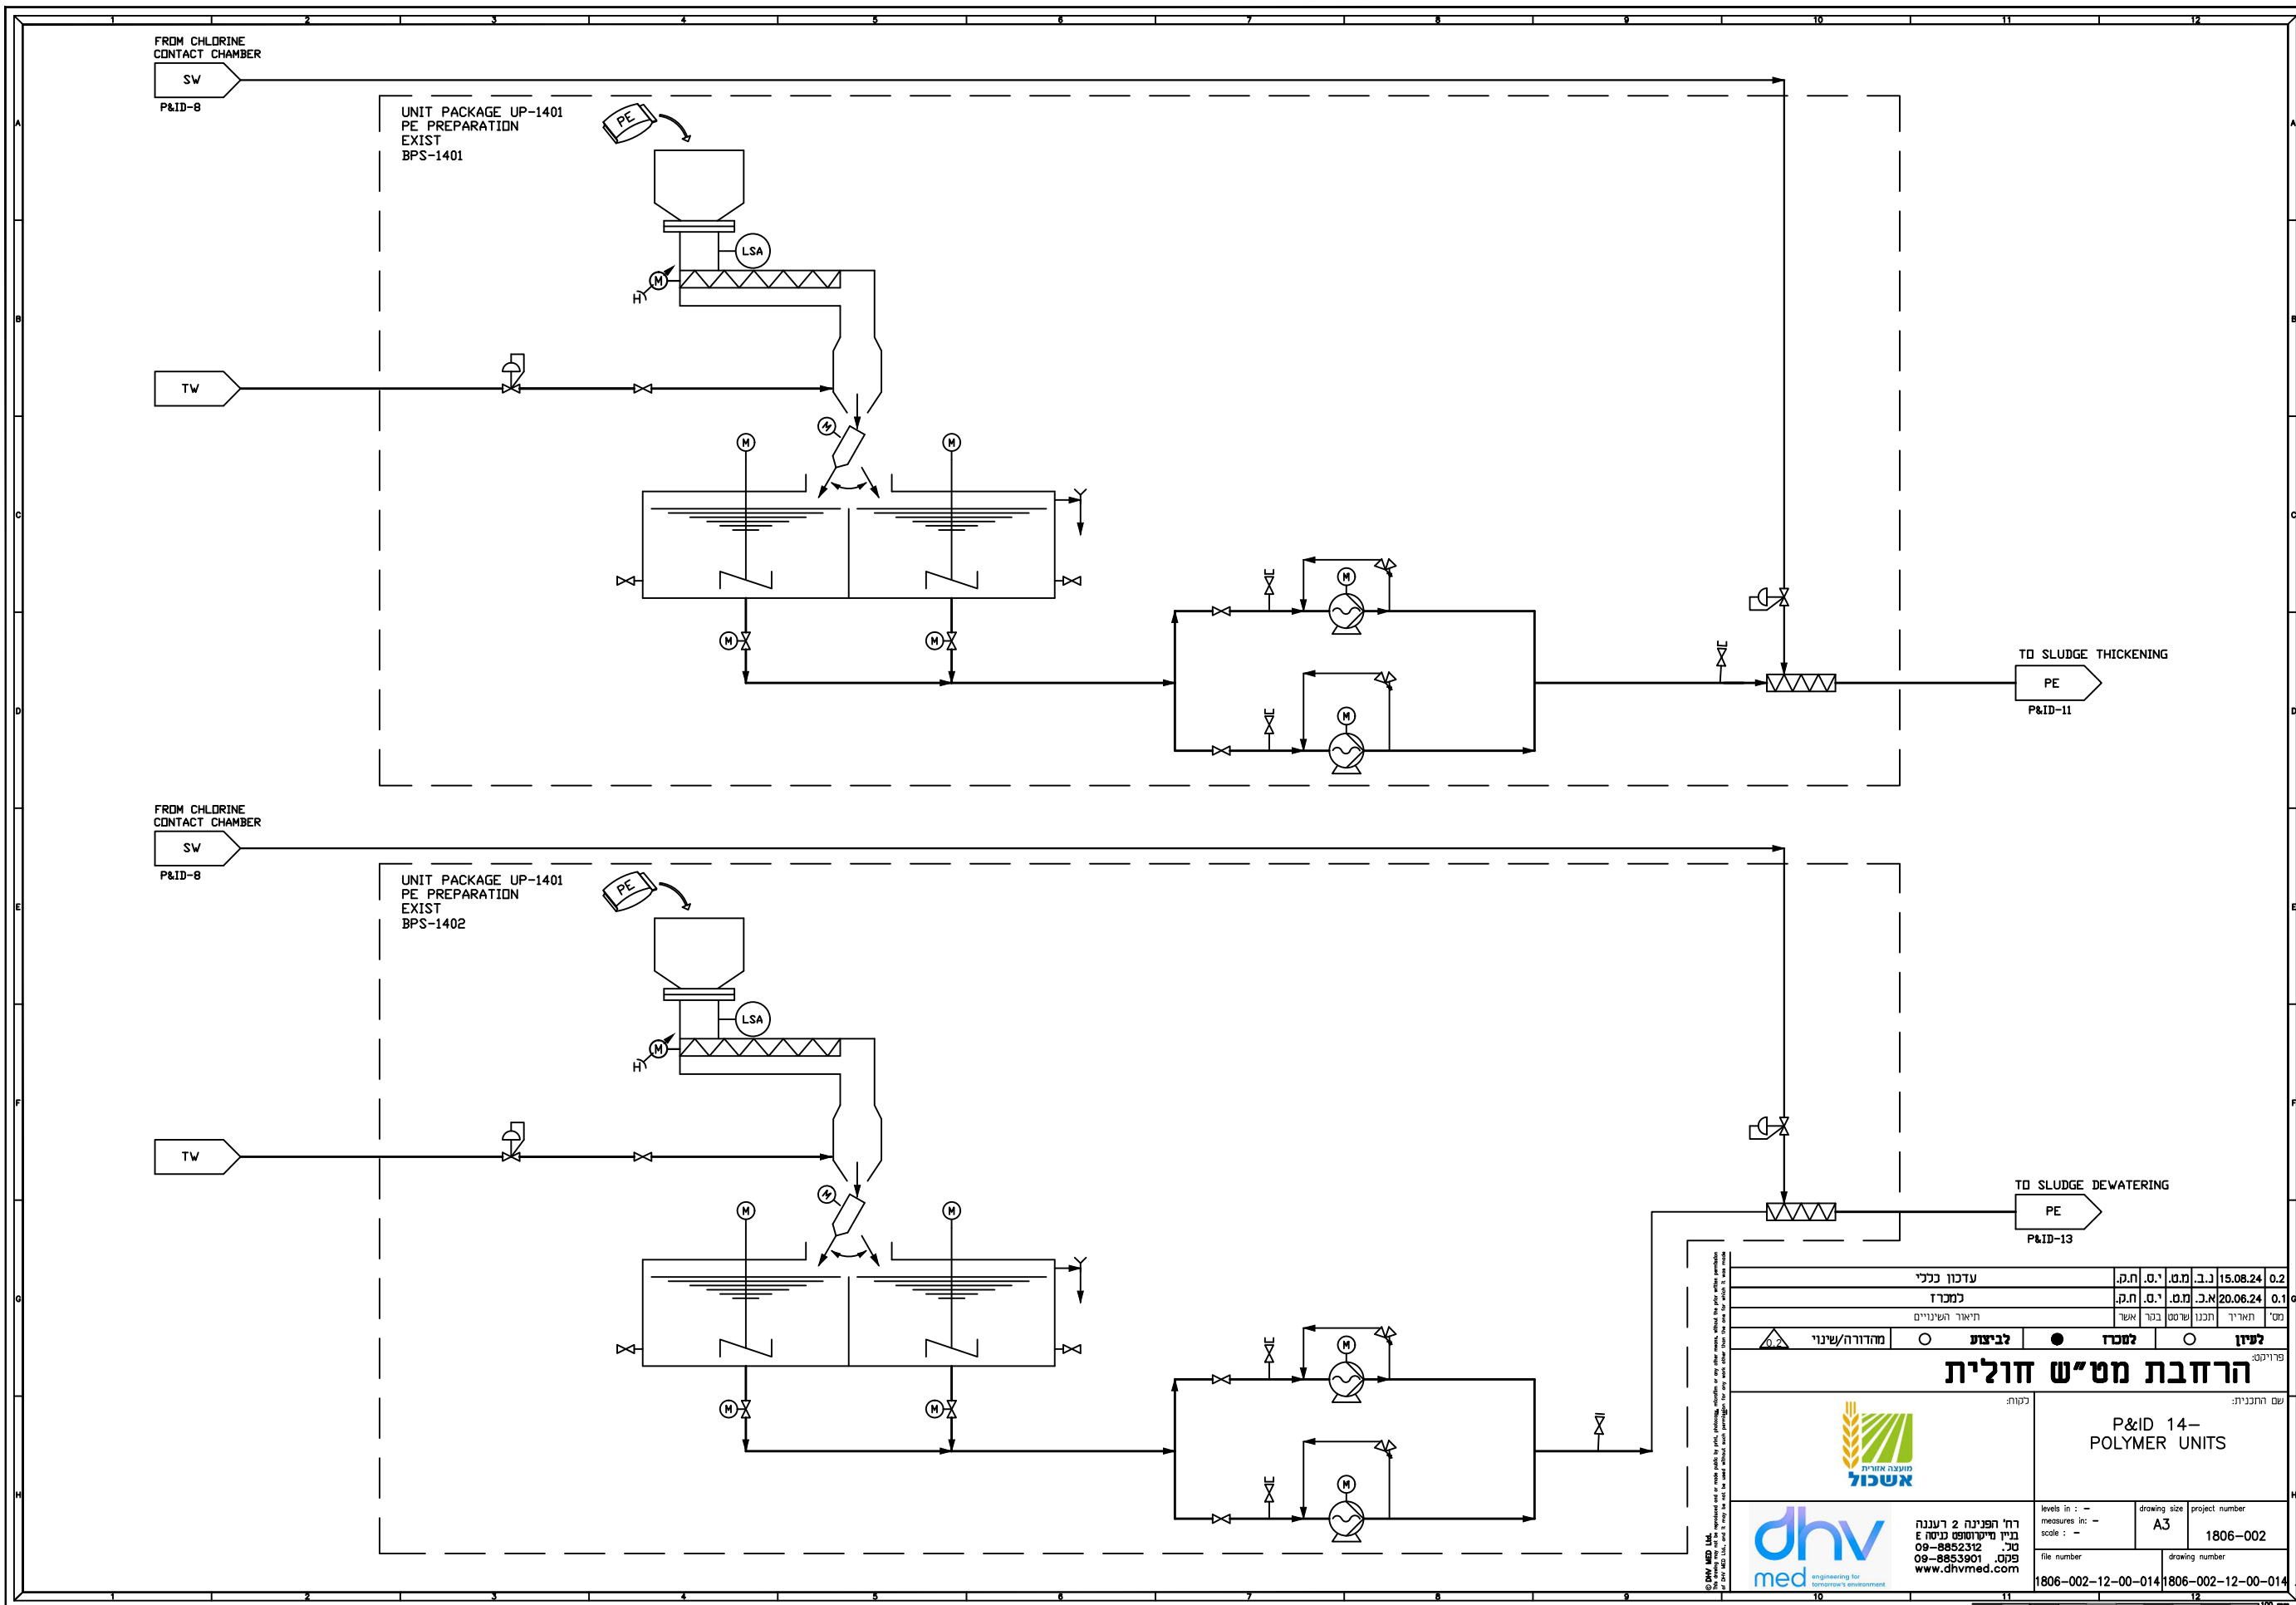

עודכן כנ"י

15.08.24

0.2

למכרז

20.06.24

0.1

תיאור השינויים

אשר

בקר

אשר

לביצוע

למכרז

לעיון

מחזור/שינוי

0

1

שם התכנית:

P&ID 14—
POLYMER UNITS

ר"ח ופנינה 2 רעננה
בנין סידור/פנינה
טל. 09-8853901
פקס. 09-8853901
www.dhvmed.com

dhv
med

engineering for
environmental
improvement

levels in : —
measures in: —
scale : —

drawing size

A3

project number

1806-002

file number

1806-002-12-00-014

drawing number

1806-002-12-00-014

© DHV MED Ltd. All rights reserved. This drawing is the property of DHV MED Ltd. and is not to be used for any other purpose without the written consent of DHV MED Ltd. It is to be used only for the project and for the client's use.