


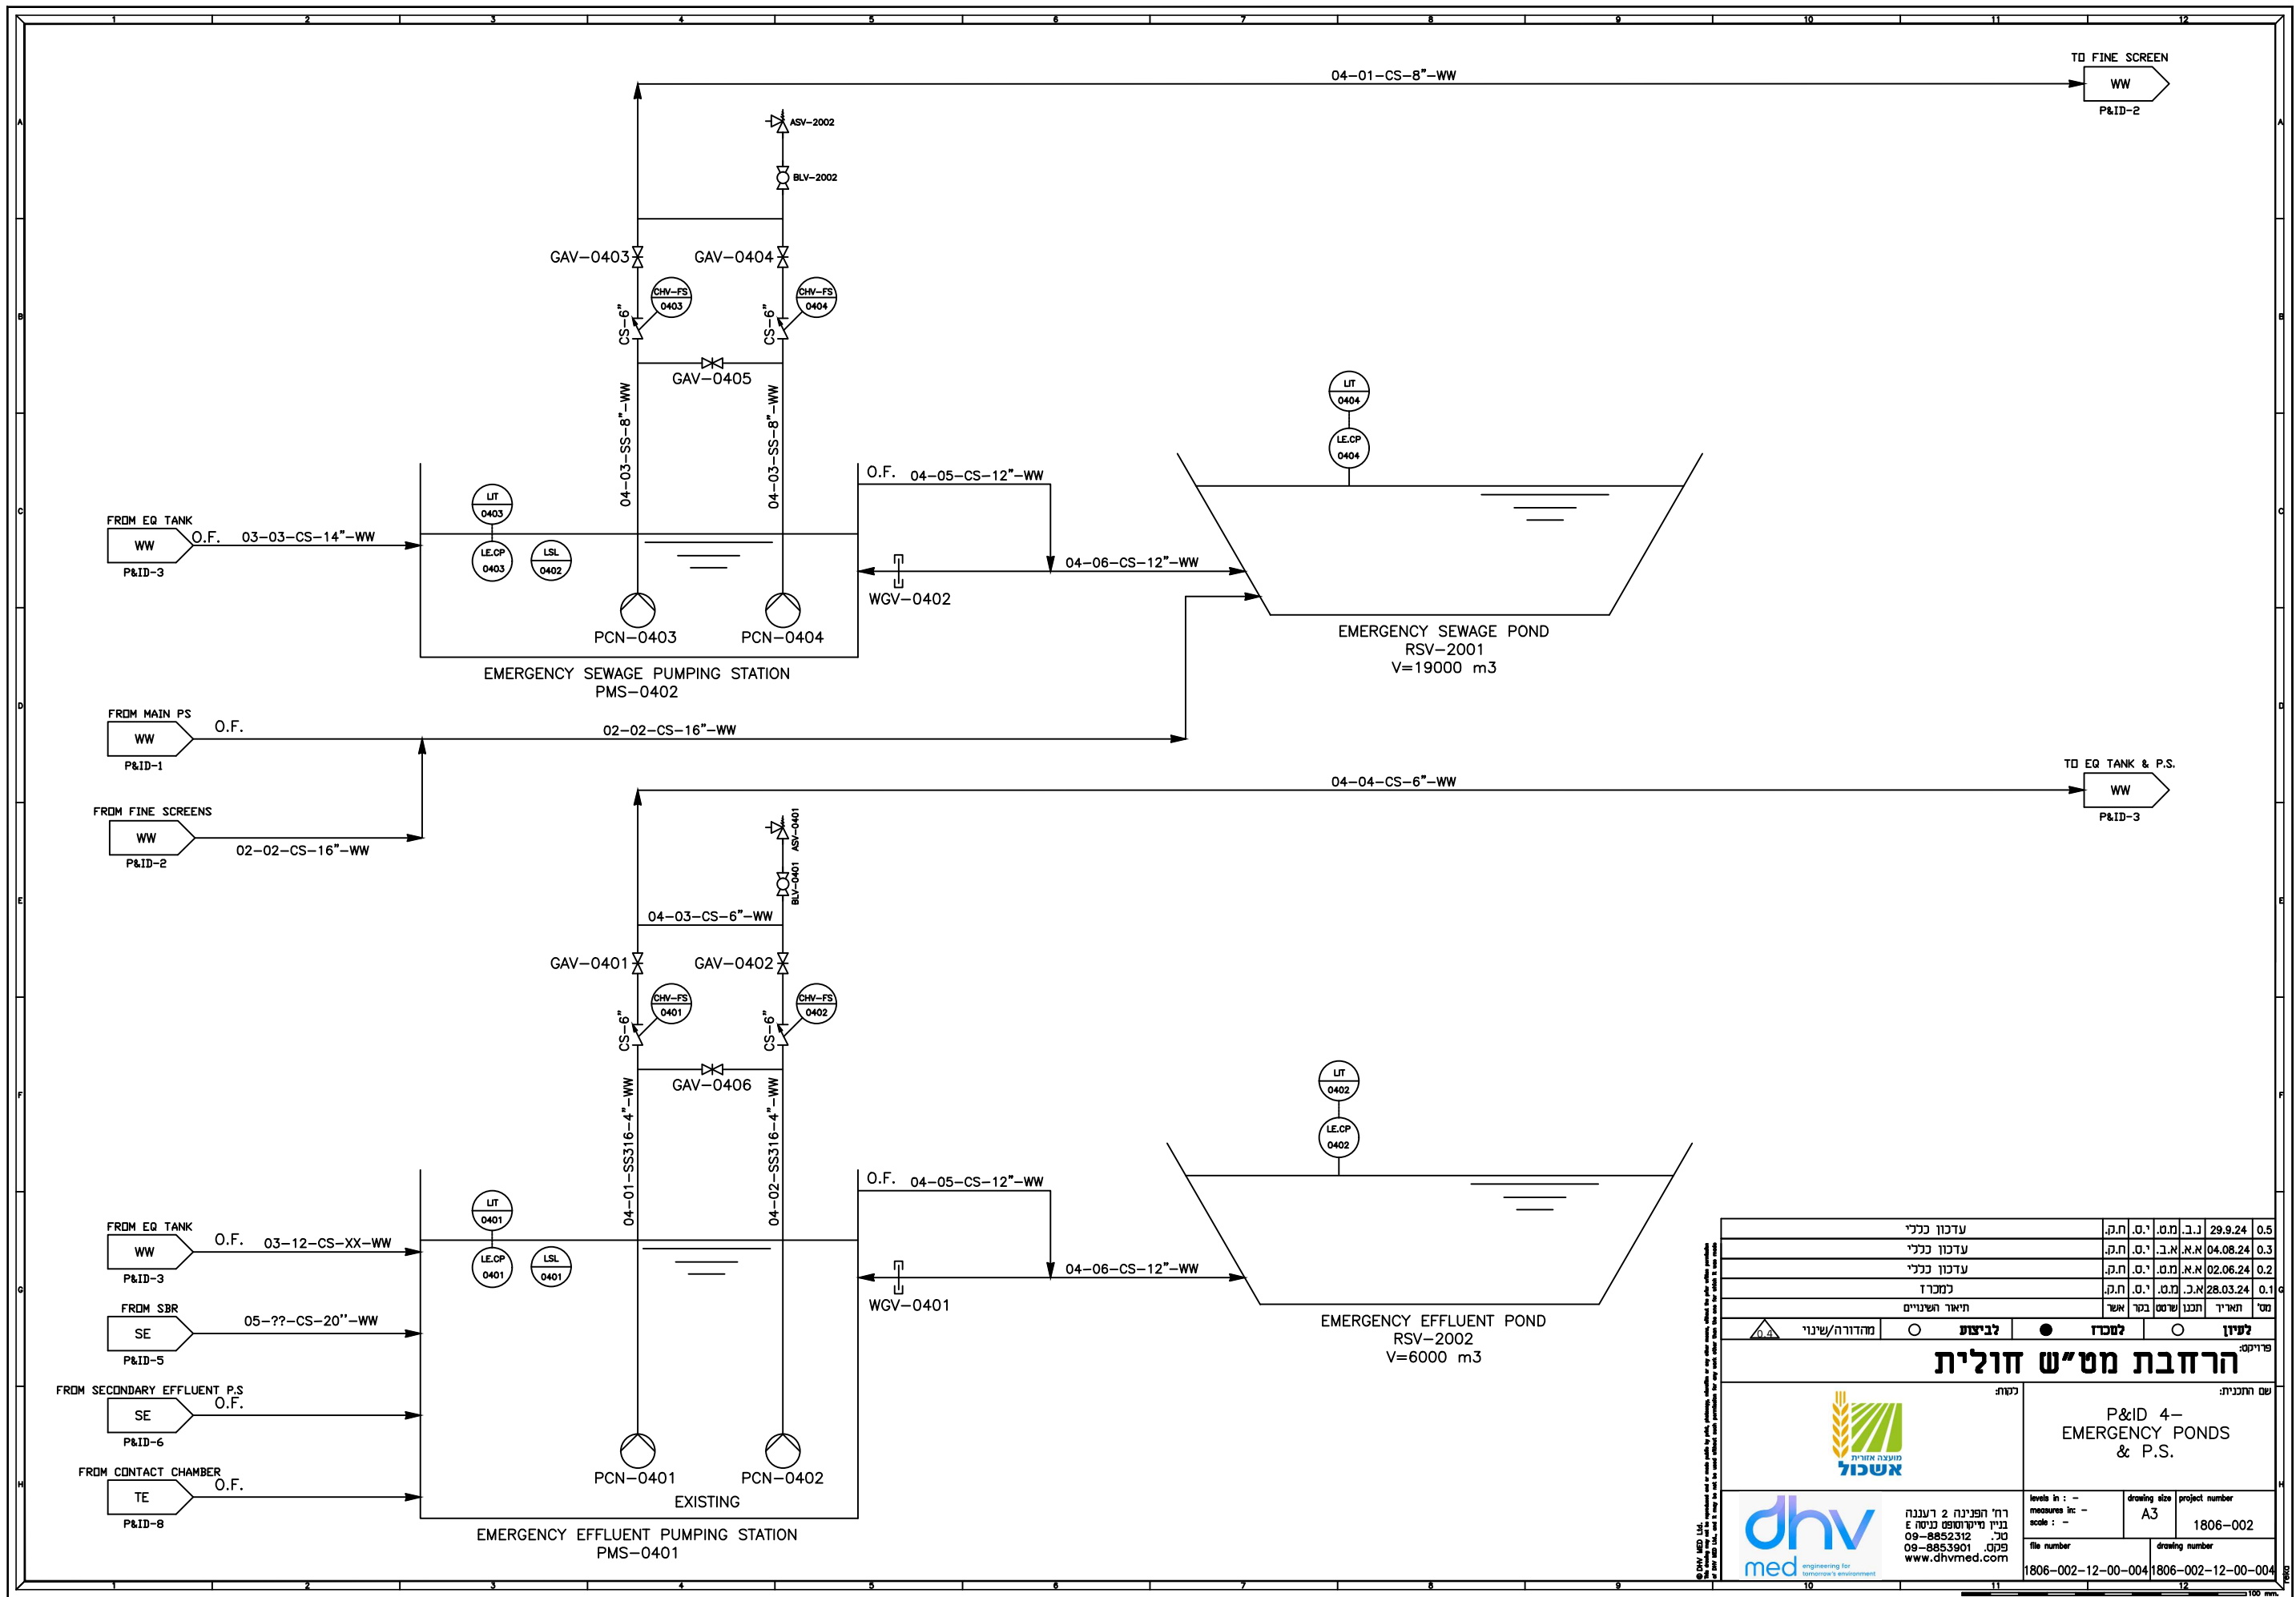

עדינו כנני		ח.ק.		י.ט.		נ.ט.		נ.ב.		29.9.24		0.5	
עדינו כנני		ח.ק.		י.ט.		א.ב.		א.א.		04.08.24		0.3	
עדינו כנני		ח.ק.		י.ט.		מ.ט.		א.א.		02.06.24		0.2	
למכר		ח.ק.		י.ט.		מ.ט.		א.א.		28.03.24		0.1	
ח.א.ר. ח.ש.נ.י.ס.		אשר		ש.ר.ס.		ב.ר.		אשר					
לעיון		לעכר		לביצוע		מחזור/שינוי		0.4					
פרויקט:													
הרחבת מט"ש חולית													
שם ותכנית:		P&ID 4— EMERGENCY PONDS & P.S.											
כמות:													
													
		ר"ח הפנינה 2 רעננה בניין הייעוץ/שטח פנינה 4 טל. 09-8852312 פקס. 09-8853901 www.dhvmed.com											
levels in : — measures in : — scale : —		drawing size A3		project number 1806-002									
file number 1806-002-12-00-004		drawing number 1806-002-12-00-004											